


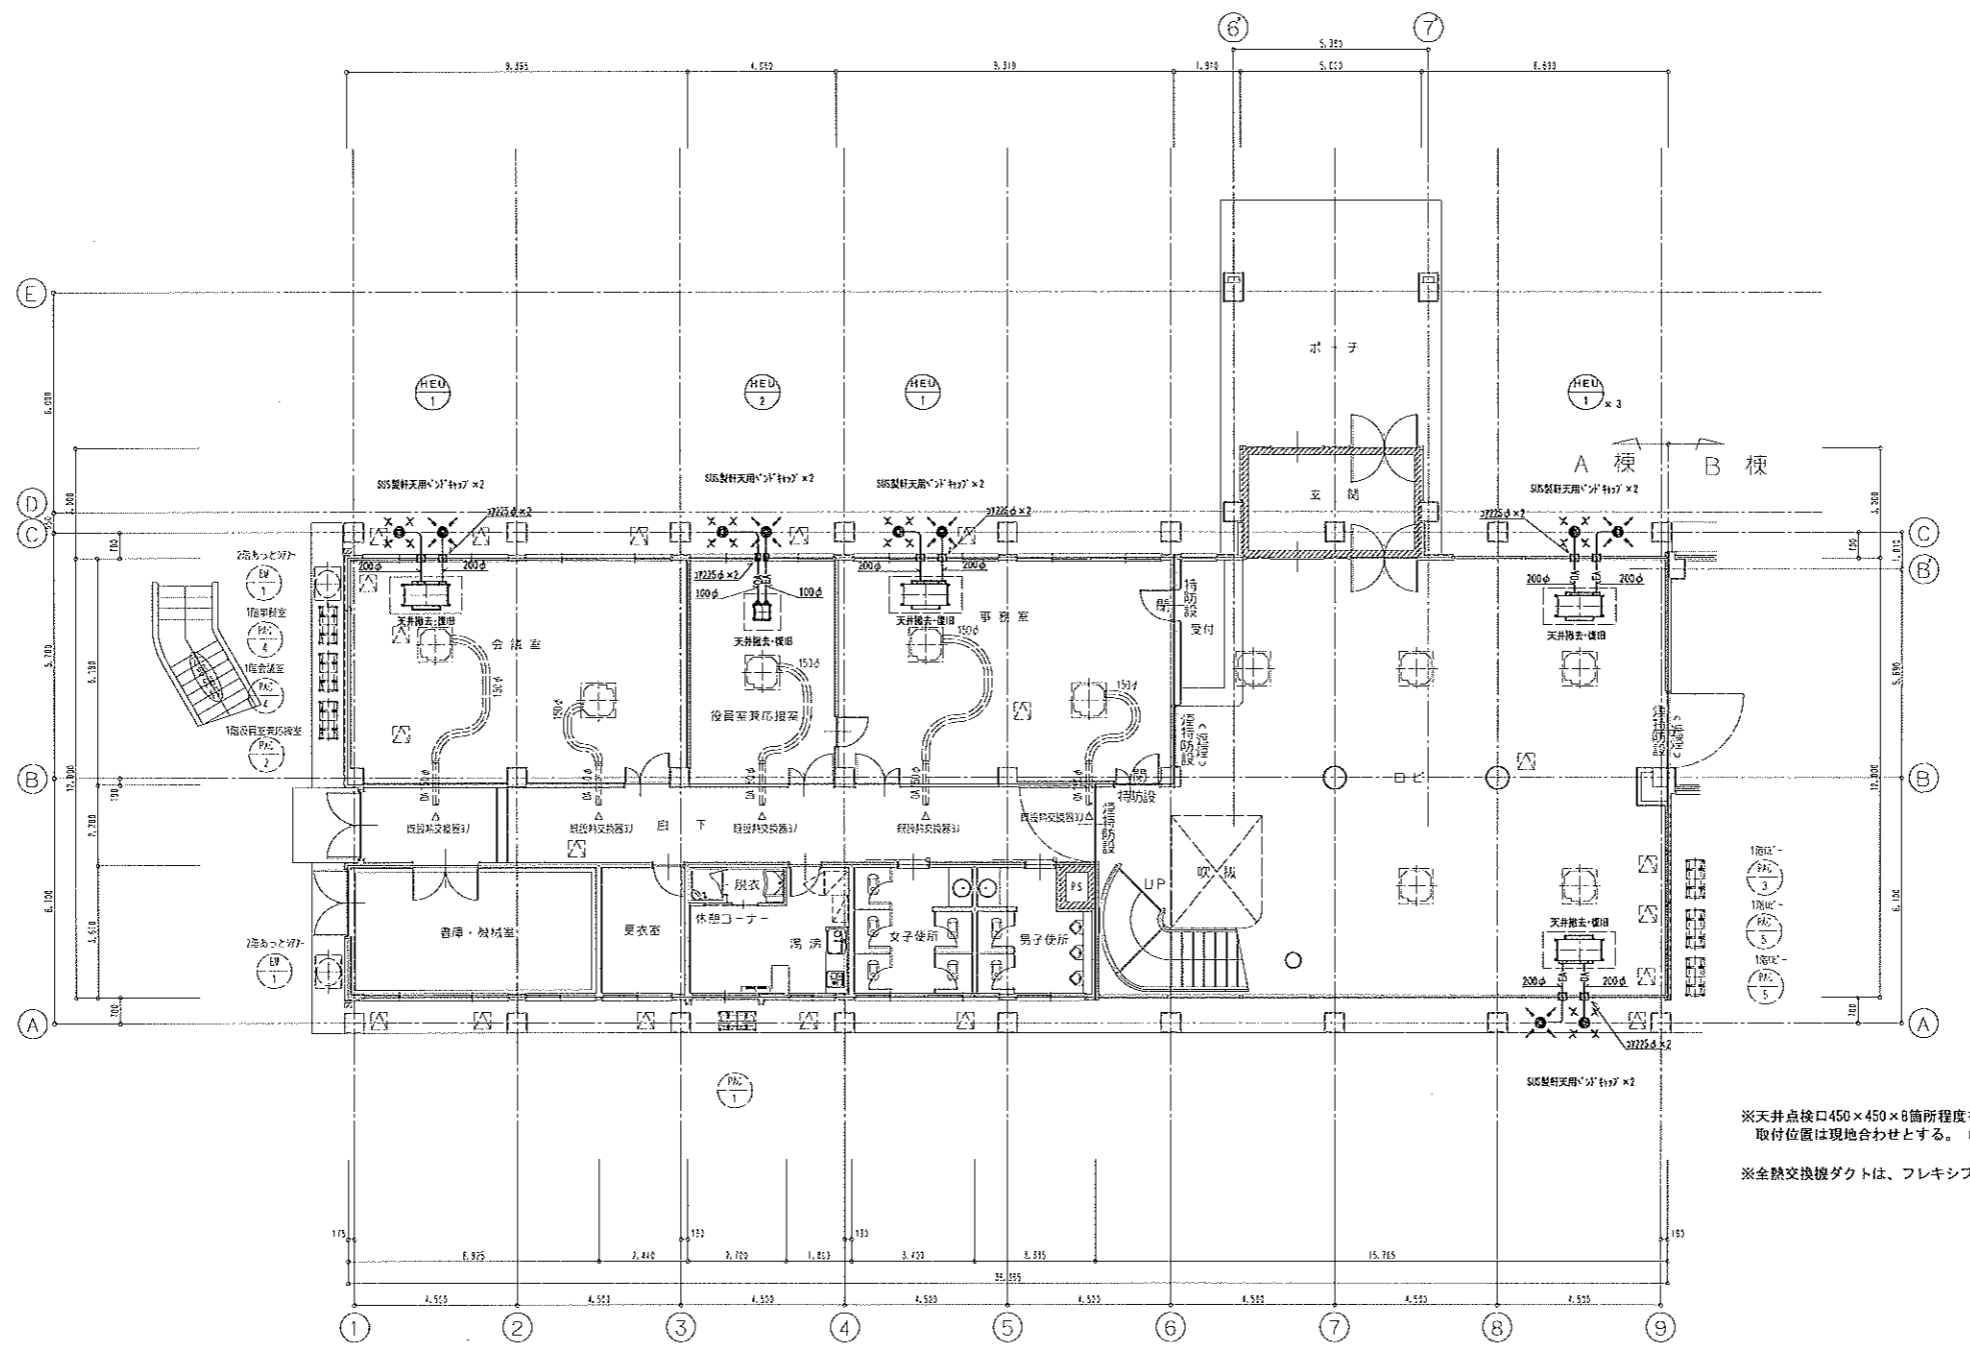

A棟1階平面図




※天井点検口450×450×8箇所程度を見込むこと。
取付位置は現地合わせとする。(電気設備共通)


※全熱交換機ダクトは、フレキシブルダクト(保温付き)とする。

<換気機器表>

| 機番 | 名称 | 型式 | 仕様 | 電源 | 消費電力 | 台数 | 参考品番 |
|-------|-------|---------|------------------------------|--------|------|----|------------|
| HEU-1 | 全熱交換器 | 天井カセット形 | 500CMH×100Pa パネル、リモコン、防振吊り金具 | 1φ100V | 268W | 4 | LGH-N50CX3 |
| HEU-2 | 全熱交換器 | 天井埋込形 | 210CMH×60Pa パネル、スイッチ | 1φ100V | 60W | 1 | VL-250ZSD3 |
| | | | | | | | |

 

A棟1階平面図

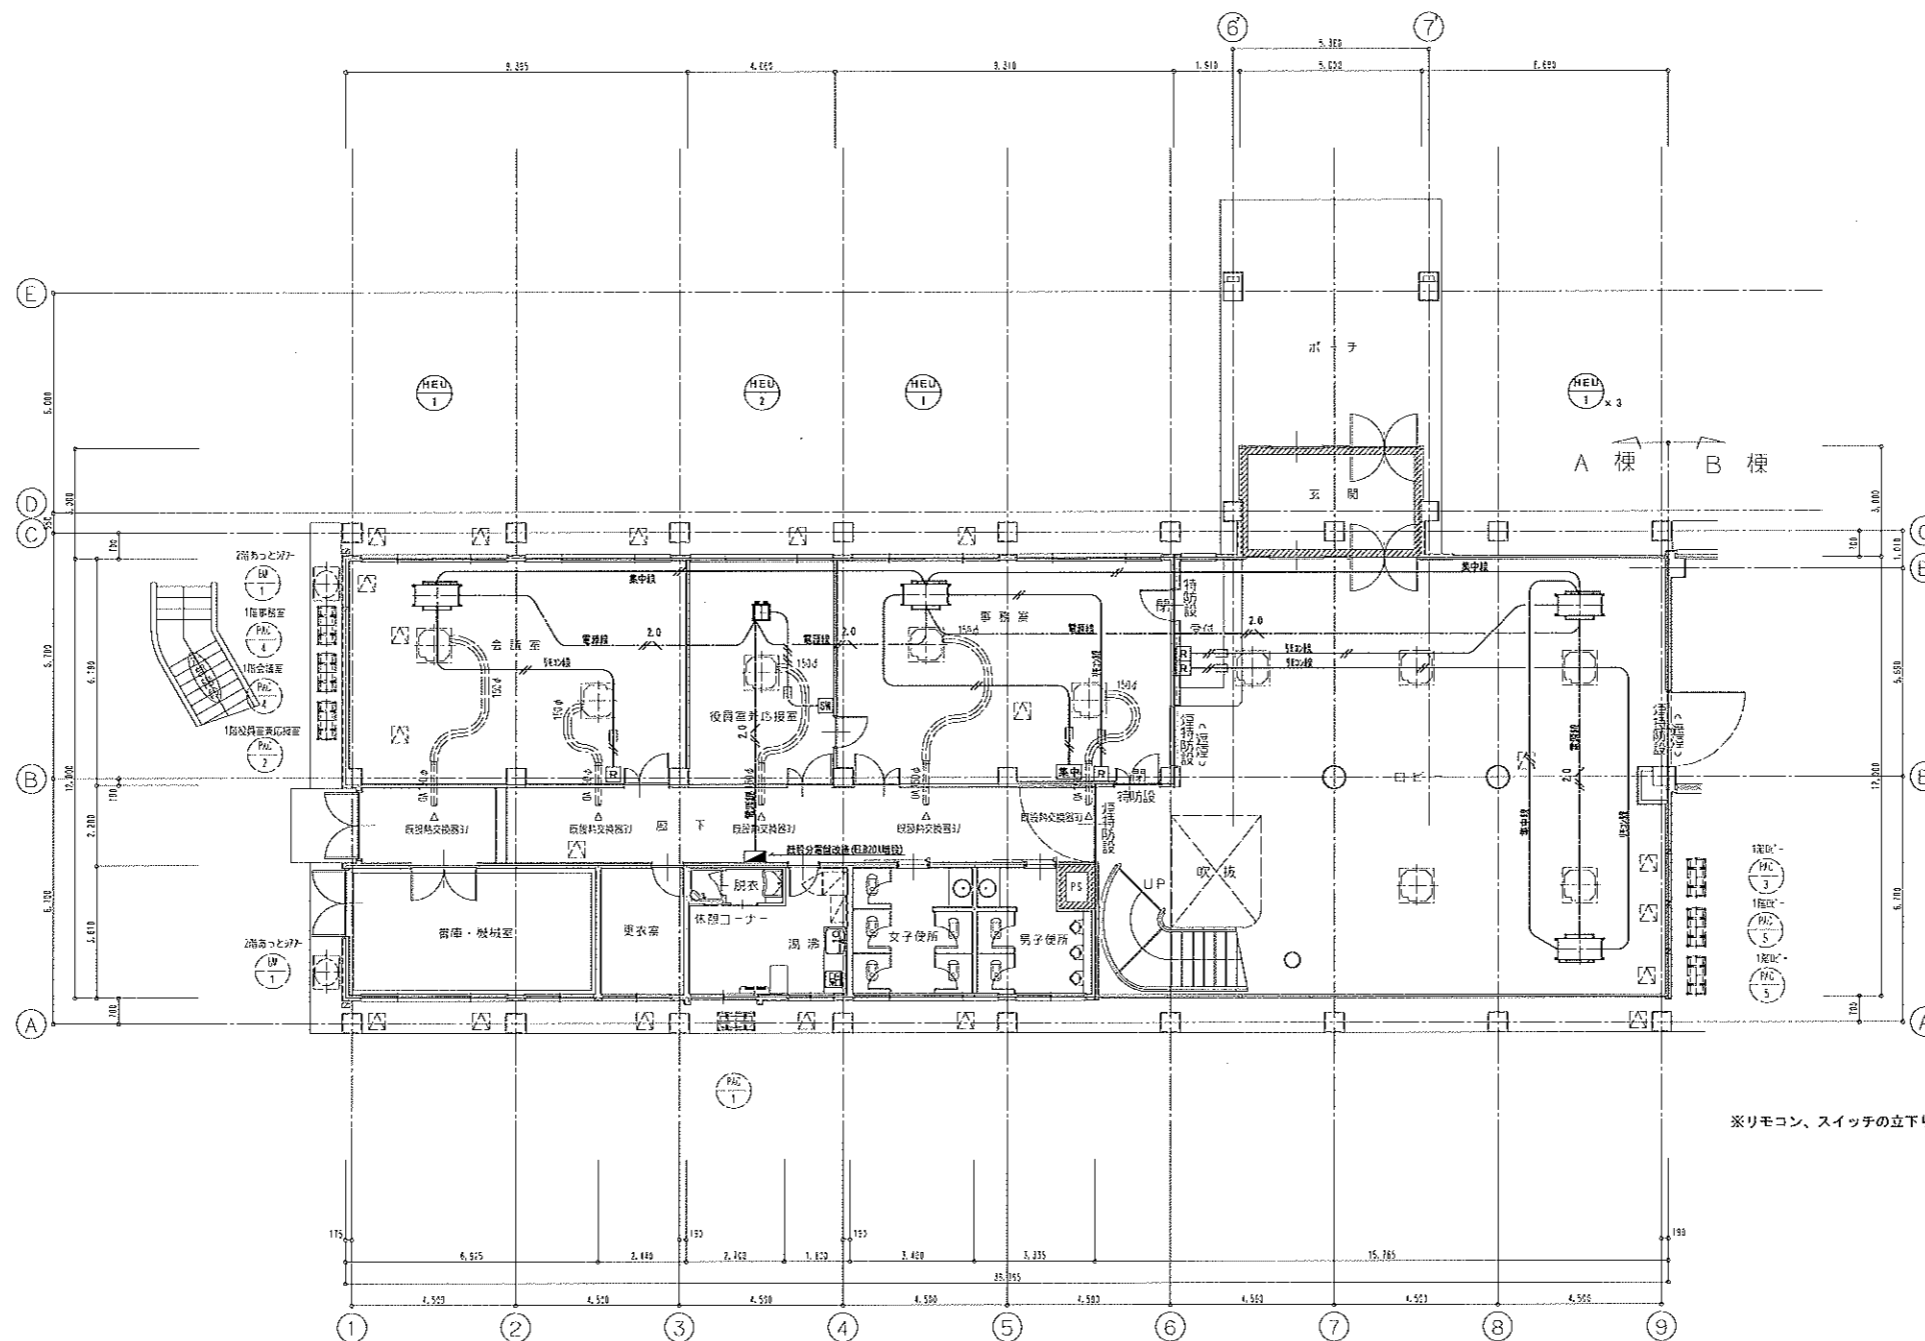

※リモコン、スイッチの立下りは金属線びとする。

| | | | | | | |
|------------------------|------------------|------------|------------------------------|-----------------------|-------------|--------------|
| 年度別 令和6年 R07年01月 | 公益財団法人 福井原子力センター | 図番 M-02 | 工事名称 福井原子力センターA棟 換気設備改修工事 | 図番番号 A棟 電気設備 1階平面図 | 縮尺 1/100 | 図番番号 M-02 |
|------------------------|------------------|------------|------------------------------|-----------------------|-------------|--------------|